

Powiat: bielski
Gmina: Bielsk Podlaski
Obręb: Knorydy


Droga gminna nr 1074688
Kategoria funkcjonalna : gminna (publ.)
Klasa techniczna: L
Prędkość projektowa: Vp=40 km/h
Kategoria ruchu : KR2

OM-65/L-OM-65-336-17
km 0+000 - 0+336,17
Długość: 336,17 m

Konstr. z biachy fałsiej HCPA-4,9
R (OM-65)
km 21 + 409,70

R66a 2x1,5m x2,0m
km 0+041,57

Uwaga:
Oznaczenia do rysunku na arkuszu nr 00

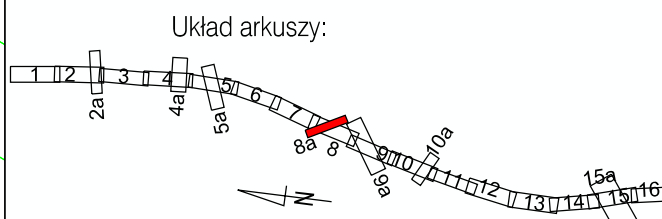

INWESTOR:
GDDKIA
Skarb Państwa
Generalny Dyrektor Dróg Krajowych i Autostrad
ul. Wronia 53, 00-074 Warszawa
reprezentowany przez
Generalną Dyrekcję Dróg Krajowych i Autostrad
Oddział w Białymstoku
ul. Zwycięstwa 2, 15-703 Białystok

WYKONAWCA:
STRABAG
STRABAG Sp. z o.o.
ul. Parzniewska 10, 05-800 Pruszków

KONSULTANT WYKONAWCA:

BIURO PROJEKTOWO-BADAWCZE DRÓG I MOSTÓW
Transprojekt-Warszawa Sp. z o.o.
ul. Konieczynowa 11, 03-612 Warszawa
tel: (22) 832 29 15, fax: (22) 832 29 13, e-mail: transwar@transwar.com

Stan: Projekt Budowlany
Zamierzenie budowlane: Projekt i budowa drogi S19 na odcinku węzeł Bielsk Podlaski Zachód (bez węzła) – węzeł Boćki (z węzłem)

Temat opracowania: Projekt Zagospodarowania Terenu

Nr i nazwa tomu: Tom 1.2 Część rysunkowa

Tytuł rysunku: Plan zagospodarowania terenu

| Stanowisko: | Imię i nazwisko: | Specjalność / Nr uprawnień: | Podpis: |
|--------------------|-------------------------|---------------------------------------|---------|
| Główny Projektant: | Lukasz Skrodzki | drogi MAZ/0653/PWB/17 | |
| Projektant: | Andrzej Tokarczuk | drogi MAZ/0356/POOD/08 | |
| Sprawdzający: | Andrzej Walczuk | drogi S1-15/087 | |
| Projektant: | Piotr Bryś | mosty MAZ/0275/POOM/04 | |
| Sprawdzający: | Maciej Kieniewicz | mosty MAZ/0375/POOM/07 | |
| Projektant: | Jakub Saganek | Instalacje sanitarne MAZ/0561/PWBS/17 | |
| Sprawdzający: | Marlusz Borzym | Instalacje sanitarne MAZ/0562/POCS/12 | |
| Projektant: | Jerzy Niewęglowski | wodno-melioracyjna 941/68/Ww | |
| Sprawdzający: | Stanisław Wojciechowski | wodno-melioracyjna S1-12/88 | |
| Projektant: | Marcin Śliwiński | Inst. elektryczne SWW/POC/01/02/12 | |
| Sprawdzający: | Roman Szymański | Inst. elektryczne 151/01/WL | |
| Projektant: | Michał Bielecki | telekomunikacja MAZ/0637/PWOT/18 | |
| Sprawdzający: | Jacek Kosieradzki | telekomunikacja 112/08/U | |

Nr obs. wezw.: PD-507
Data opracowania: 05.2022
Skala: 1:1000
Nr rysunku: 2
Arkusz: 8a
Rok: 01